


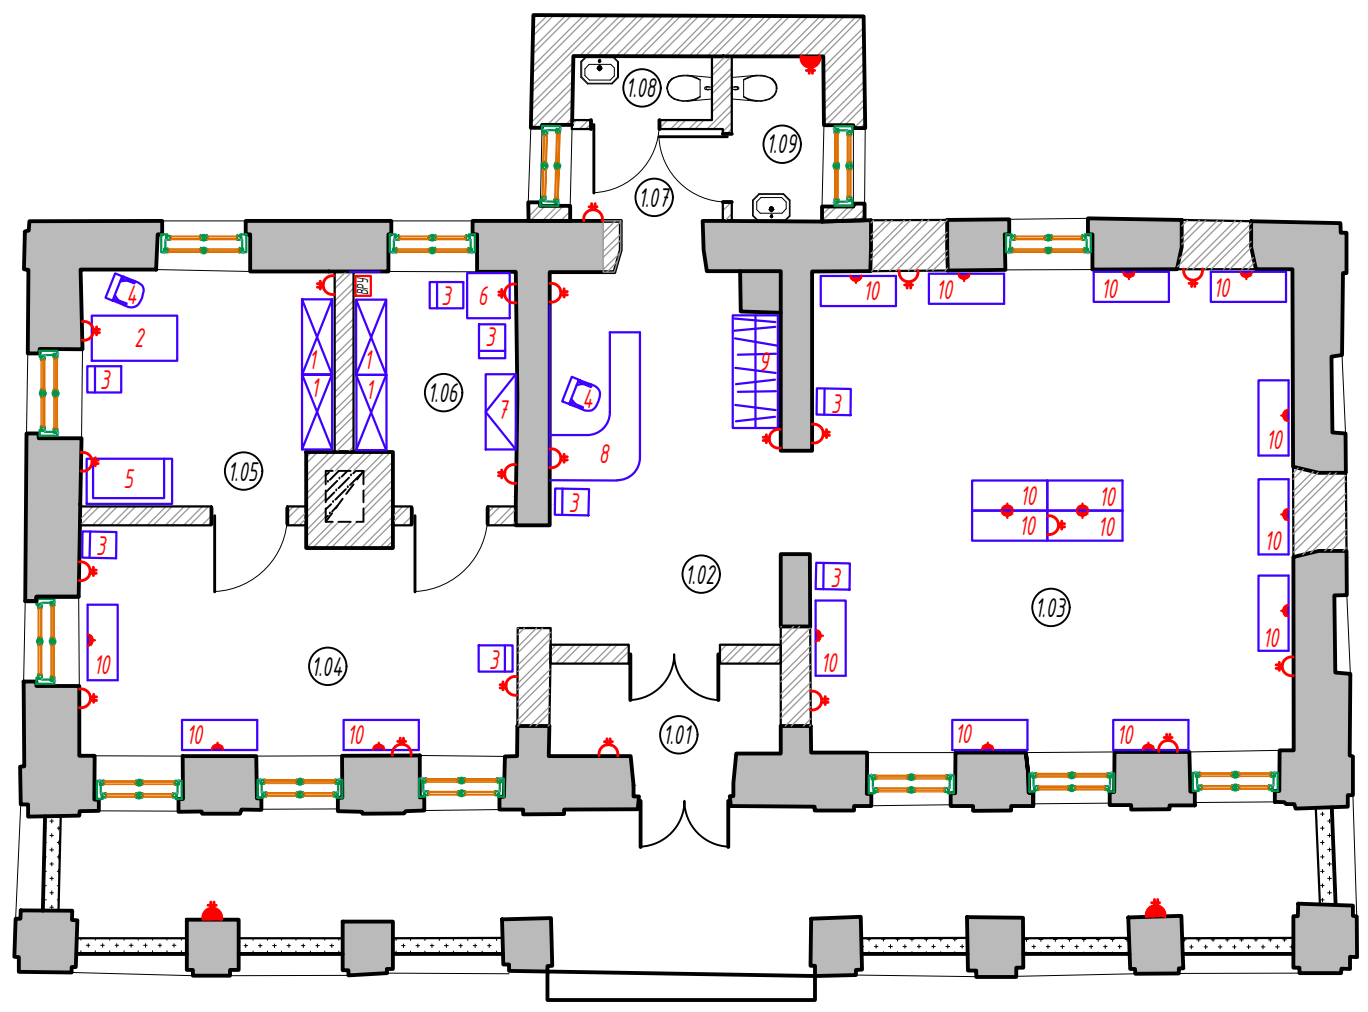

План 1-го этажа на отм. 0.000
М1:100



Экспликация помещений			
Номер помещ.	Наименование	Площадь м2	Кат. помещ.
1.01	Тамбур	3,75	
1.02	Экспозиционный зал	14,92	
1.03	Экспозиционный зал	41,07	
1.04	Экспозиционный зал	17,51	
1.05	Службное помещение	10,27	
1.06	Службное помещение	6,40	
1.07	Коридор	2,47	
1.08	Туалет (мужской, служебный)	1,59	
1.09	Туалет (женский, служебный)	2,66	
Итого:		100,64	

Условные обозначения:

- Стул компьютерный поворотный
- Стул
- Стол обеденный
- Вешалка гардеробная
- Стол
- Диван двухместный
- Стеллаж полочный
- Шкаф
- Витрина с подсветкой
- Стойка администратора
- 2-местная розетка, 220В, IP20 (открытый монтаж)
- 2-местная розетка, 220В, IP44 (открытый монтаж)
- Вводно-распределительное устройство

Примечания:

1. Рассматривать совместно со спецификацией оборудования
2. Оборудование в помещениях показано условно, окончательное решение по расстановке принимается заказчиком
3. В экспозиционных залах условно показано возможное размещение демонстрационных витрин с возможностью подключения подсветки.
4. Экспозиционное оборудование устанавливается заказчиком в соответствии с тематико-экспозиционным планом.

						004/2021-ИОС 7			
						Проектная документация по сохранению объекта культурного наследия			
Изм.	Кол.уч.	Лист	№ дог.	Подпись	Дата	Объект культурного наследия федерального значения "Кронверк", 1731-1740 гг. (Кордегардия) Ленинградская обл., г.Выборг, ул.Петровская, д.9	Стадия	Лист	Листов
Разработал		Круглова			08.21		П	1	2
ГАП		Варакин			08.21				
ГИП		Горячев			08.21				
Н.контр.		Калинин			08.21	План 1 этажа. Расстановка основного технологического оборудования.		ООО "ВОЗРОЖДЕНИЕ"	

Согласовано

Взам. инв. №	
Подп. и дата	
Инв. № подл.	

Спецификация оборудования

Номер помещ	Позиция	Наименование и технические характеристики	Тип, марка	Код оборудования	Завод изготовитель	Единица измерения	Количество	Масса единицы, кг	Примечание
1.02	3	Стул			Розн.сеть	шт.	1		
1.02	4	Стул компьютерный поворотный			Розн.сеть	шт.	1		
1.02	9	Вешалка гардеробная				шт.	1		
1.02	8	Стойка администратора			Индивидуальное изготовление	шт.	1		
1.02	б.н	Телевизор диагональ 40дюймов, HD разрешение, Wi-Fi встроенный, 220В			Розн.сеть	шт.	1		
1.03	3	Стул			Розн.сеть	шт.	2		
1.03	10	Витрина выставочная с подсветкой			ООО "Арт-Стайл" или аналог	шт.	14		
1.04	3	Стул			Розн.сеть	шт.	2		
1.04	10	Витрина выставочная с подсветкой			ООО "Арт-Стайл" или аналог	шт.	3		
1.05	1	Стеллаж полочный металлический 1000*400*2000			ООО "Раритет"	шт	2		
1.05	5	Диван двухместный			Розн.сеть	шт.	1		
1.05	2	Стол компьютерный			Розн.сеть	шт.	1		
1.05	4	Стул компьютерный поворотный			Розн.сеть	шт.	1		
1.05	3	Стул			Розн.сеть	шт.	1		
1.06	1	Стеллаж полочный металлический 1000*400*2000			ООО "Раритет" или аналог	шт.	2		
1.06	6	Стол обеденный			Розн.сеть	шт.	1		
1.06	3	Стул			Розн.сеть	шт.	2		
1.06	7	Шкаф для одежды			Розн.сеть	шт.	1		
1.06	б.н.	Кулер для воды настольный 0,7кВт 220В			Розн.сеть	шт.	1		
1.06	б.н.	Чайник электрический 1л. 2400Вт			Розн.сеть	шт.	1		
1.06	б.н.	Микроволновая печь 800Вт 220В			Розн.сеть	шт.	1		
1.06	б.н.	Холодильник 68л. 62*44.5*46.5 см класс А+ 220В			Розн.сеть	шт.	1		
1.07	б.н.	Электросушитель для рук 2000Вт, 220В/50Гц			Розн.сеть	шт.	1		

Согласовано

Взам. инв. №

Подп. и дата

Инв. № подл.

						004/2021-ИОС 7			
						Проектная документация по сохранению объекта культурного наследия			
Изм.	Кол.уч	Лист	№ дог.	Подпись	Дата	Объект культурного наследия федерального значения "Кронверк", 1731-1740 гг. (Кордегардия) Ленинградская обл., г.Выборг, ул.Петровская, д.9	Стадия	Лист	Листов
Разработал		Круглова			08.21		П	2	2
ГАП		Варакин			08.21				
		ГИП		Горячев	08.21				
		Н.контр.		Калинин	08.21				
						Спецификация оборудования		ООО "ВОЗРОЖДЕНИЕ"	